


2階 平面図 1/100

注記)
1. 図中の機器、配管類等を撤去する。

<p><凡例></p>	<p>株式会社 桂設計 埼玉事務所 KATSURA SEKKEI INC. 一級建築士登録 第301170号 白須 若菜</p>		<p>工事名 川島町公立保育園統合整備工事</p>		<p>令和7年9月4日 計画 製作 調査 調査</p>		<p>業務番号 000000</p>	
	<p>図面名 空調設備 2階配管平面図1(撤去)</p>			<p>縮尺 A1:1/100 A3:1/200</p>		<p>図面番号 MT-05</p>		

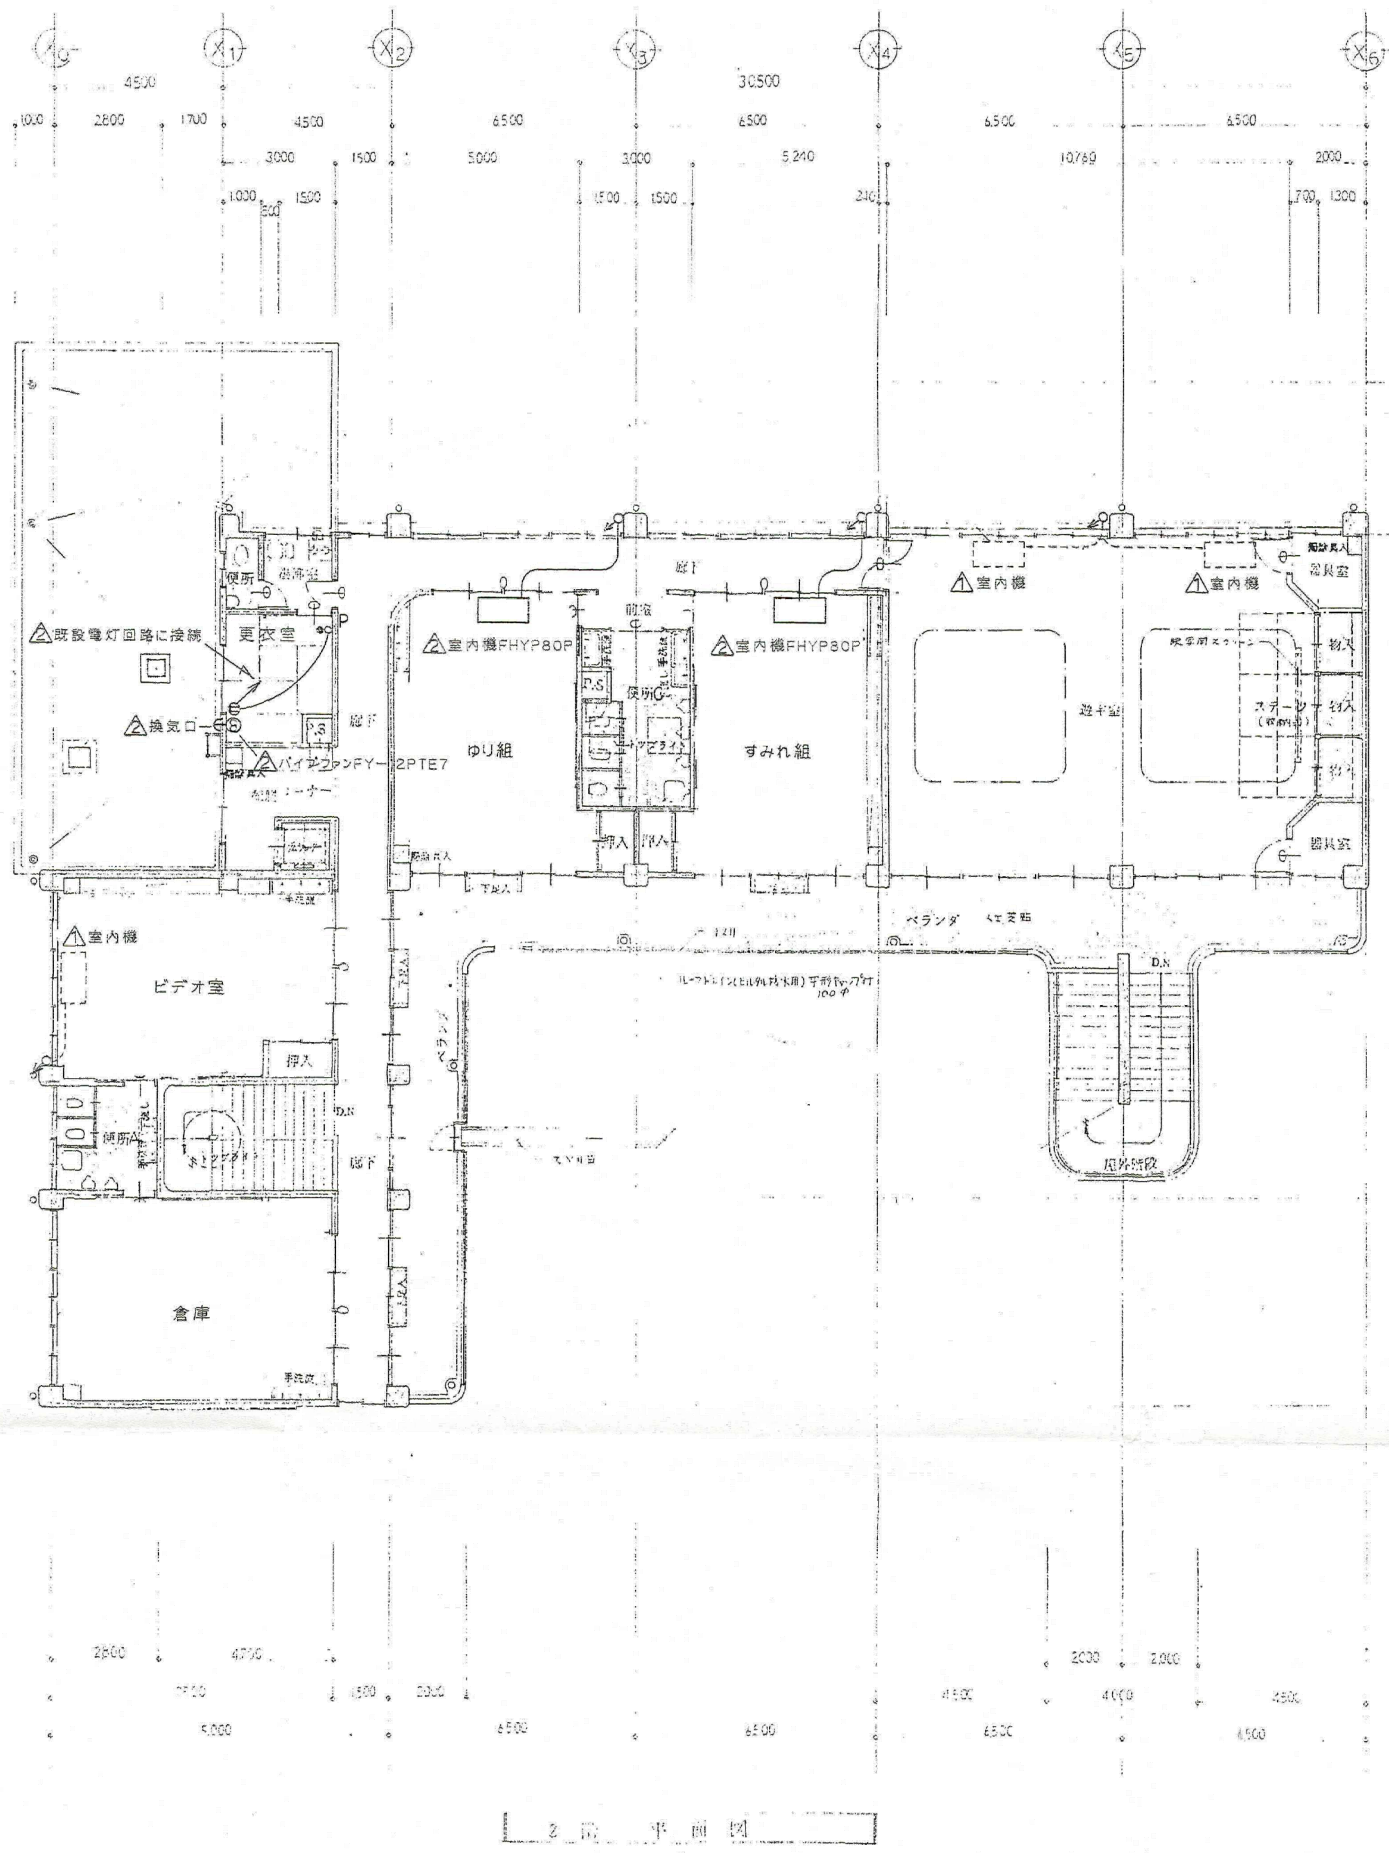

2階平面図

注記)
1. 図中の機器、配管類等を撤去する。

<p><凡例></p>	<p>株式会社 桂設計 埼玉事務所 KATSURA SEKKEI INC. KATSURA 一級建築士登録 第301170号 白須 若菜</p>		<p>工事名 川島町公立保育園統合整備工事</p>		<p>令和7年9月4日 計画 製作 調査 調査</p>	<p>業務番号 000000</p>
	<p>図面名 空調設備 2階配管平面図2(撤去)</p>			<p>縮尺 A1:1/100 A3:1/200</p>	<p>図面番号 MT-06</p>	