

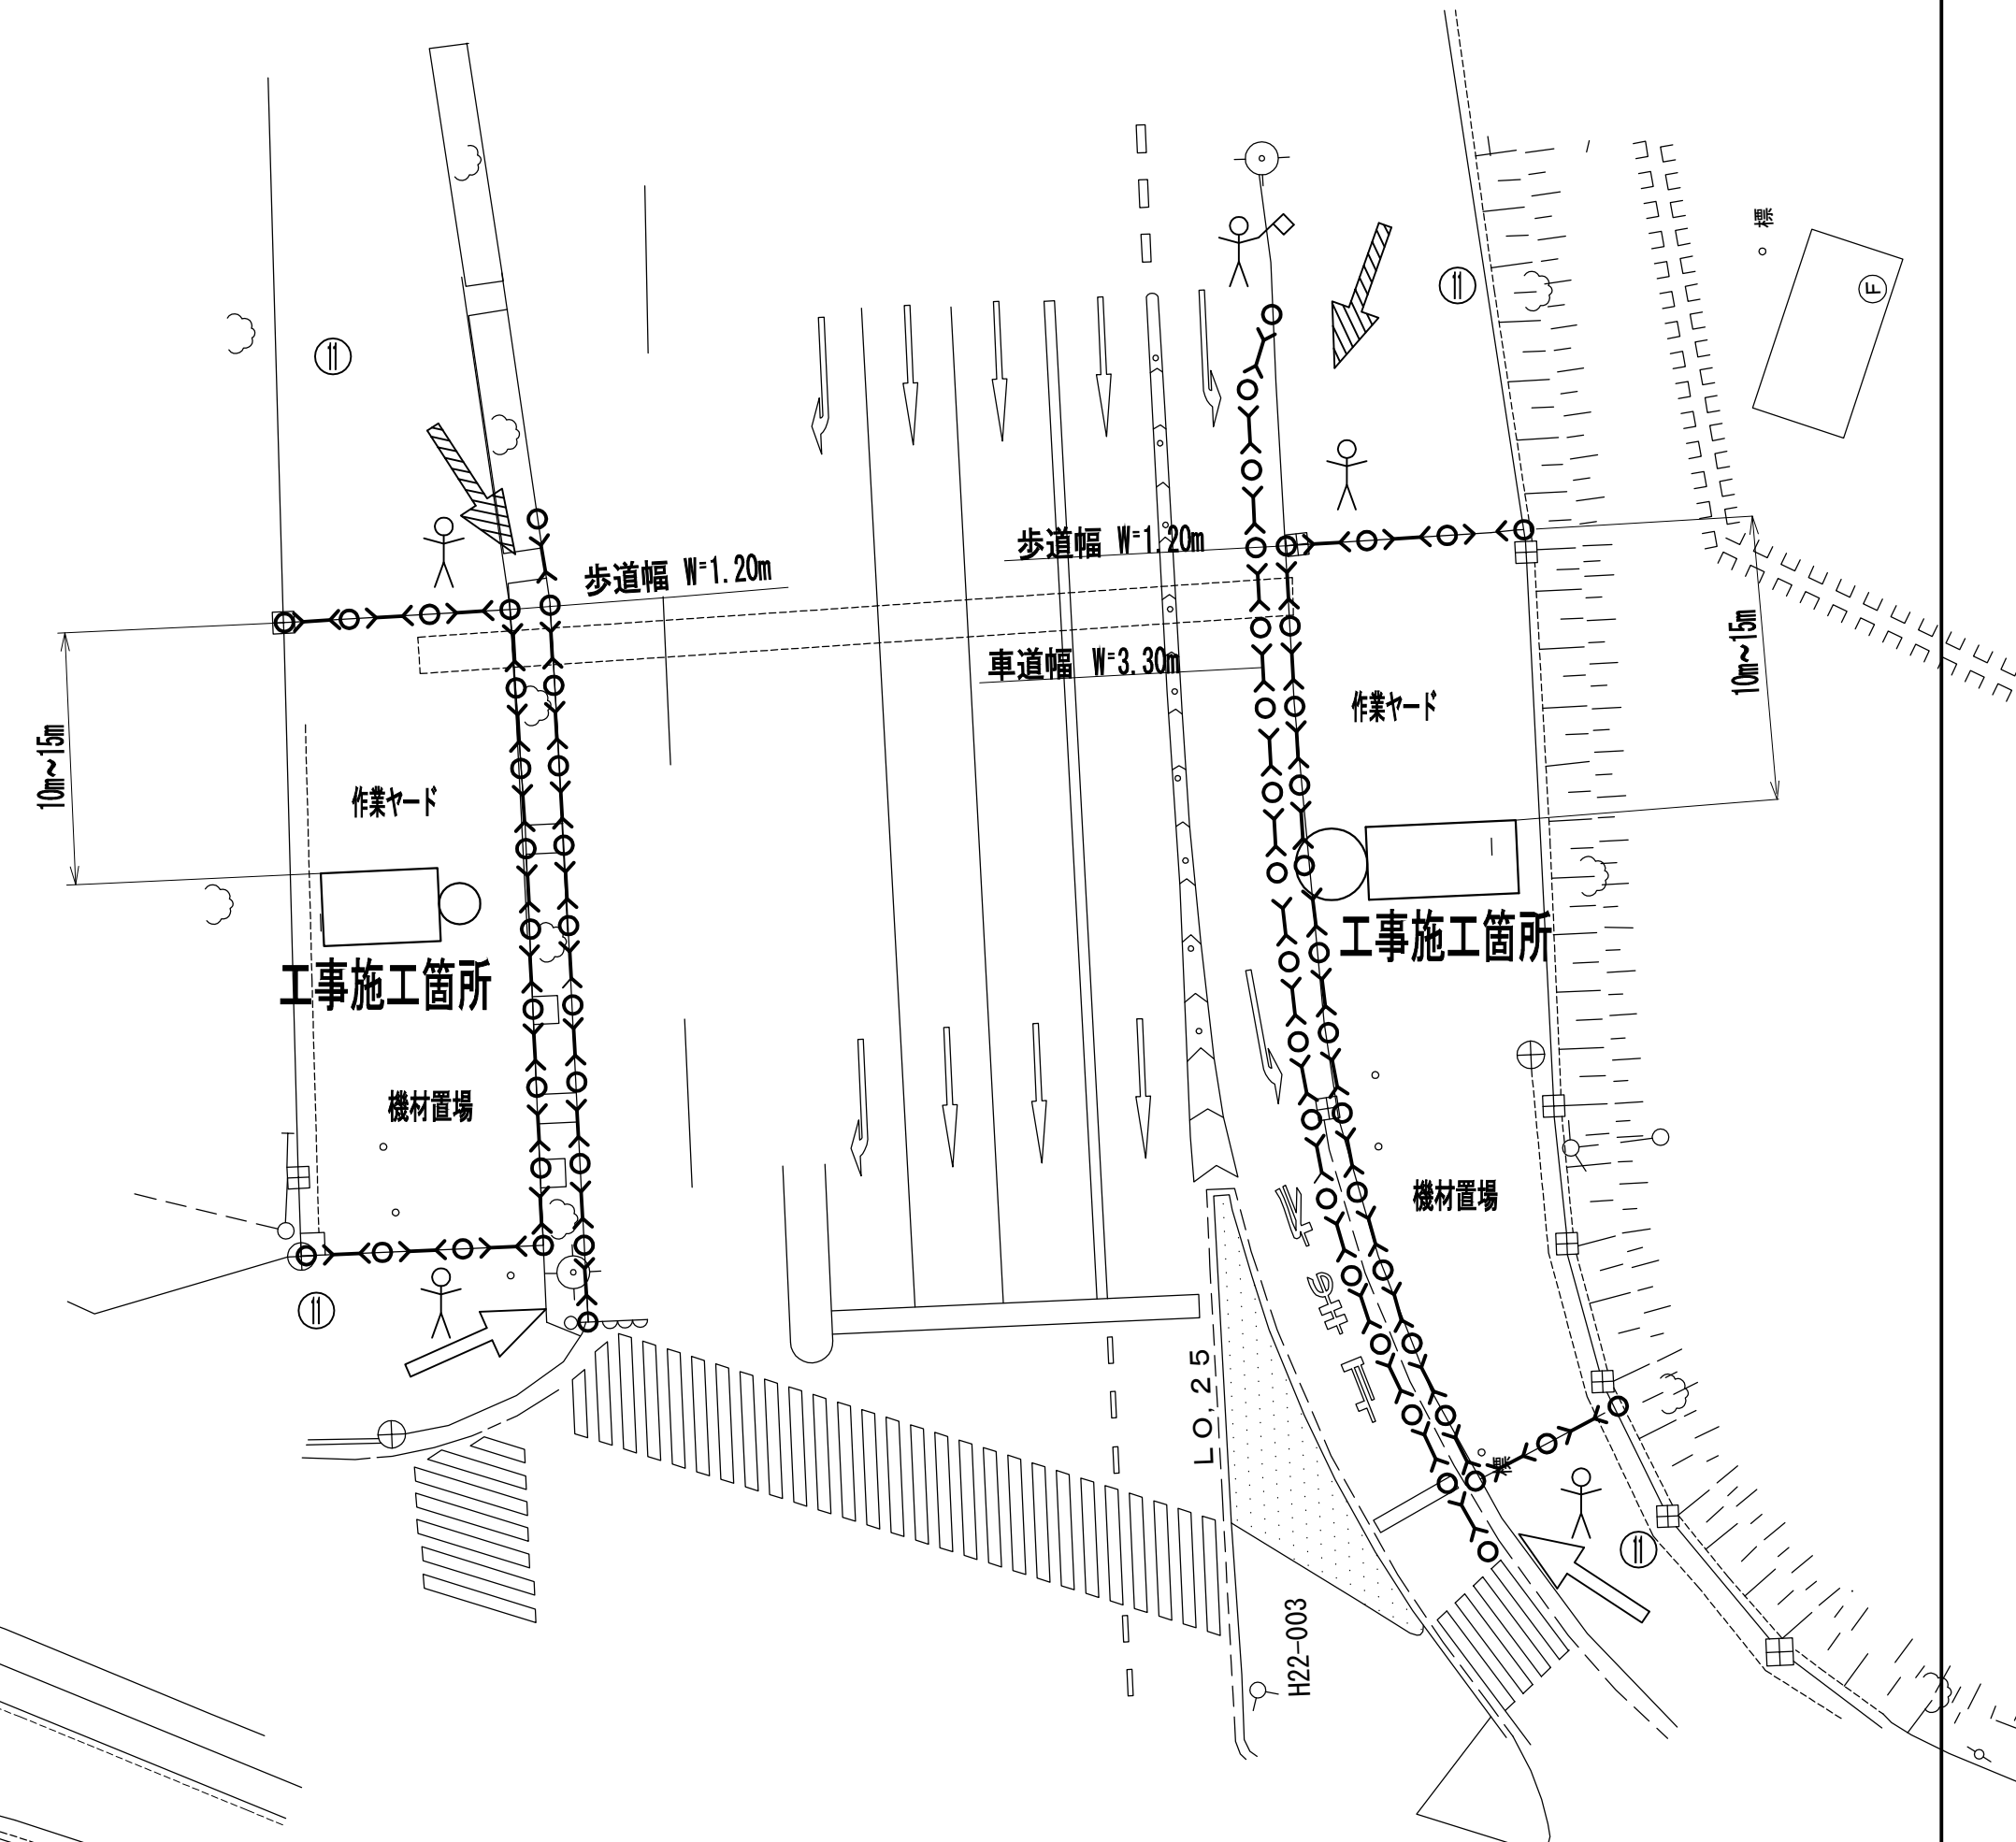


平面図 S=1/500

拡大平面図

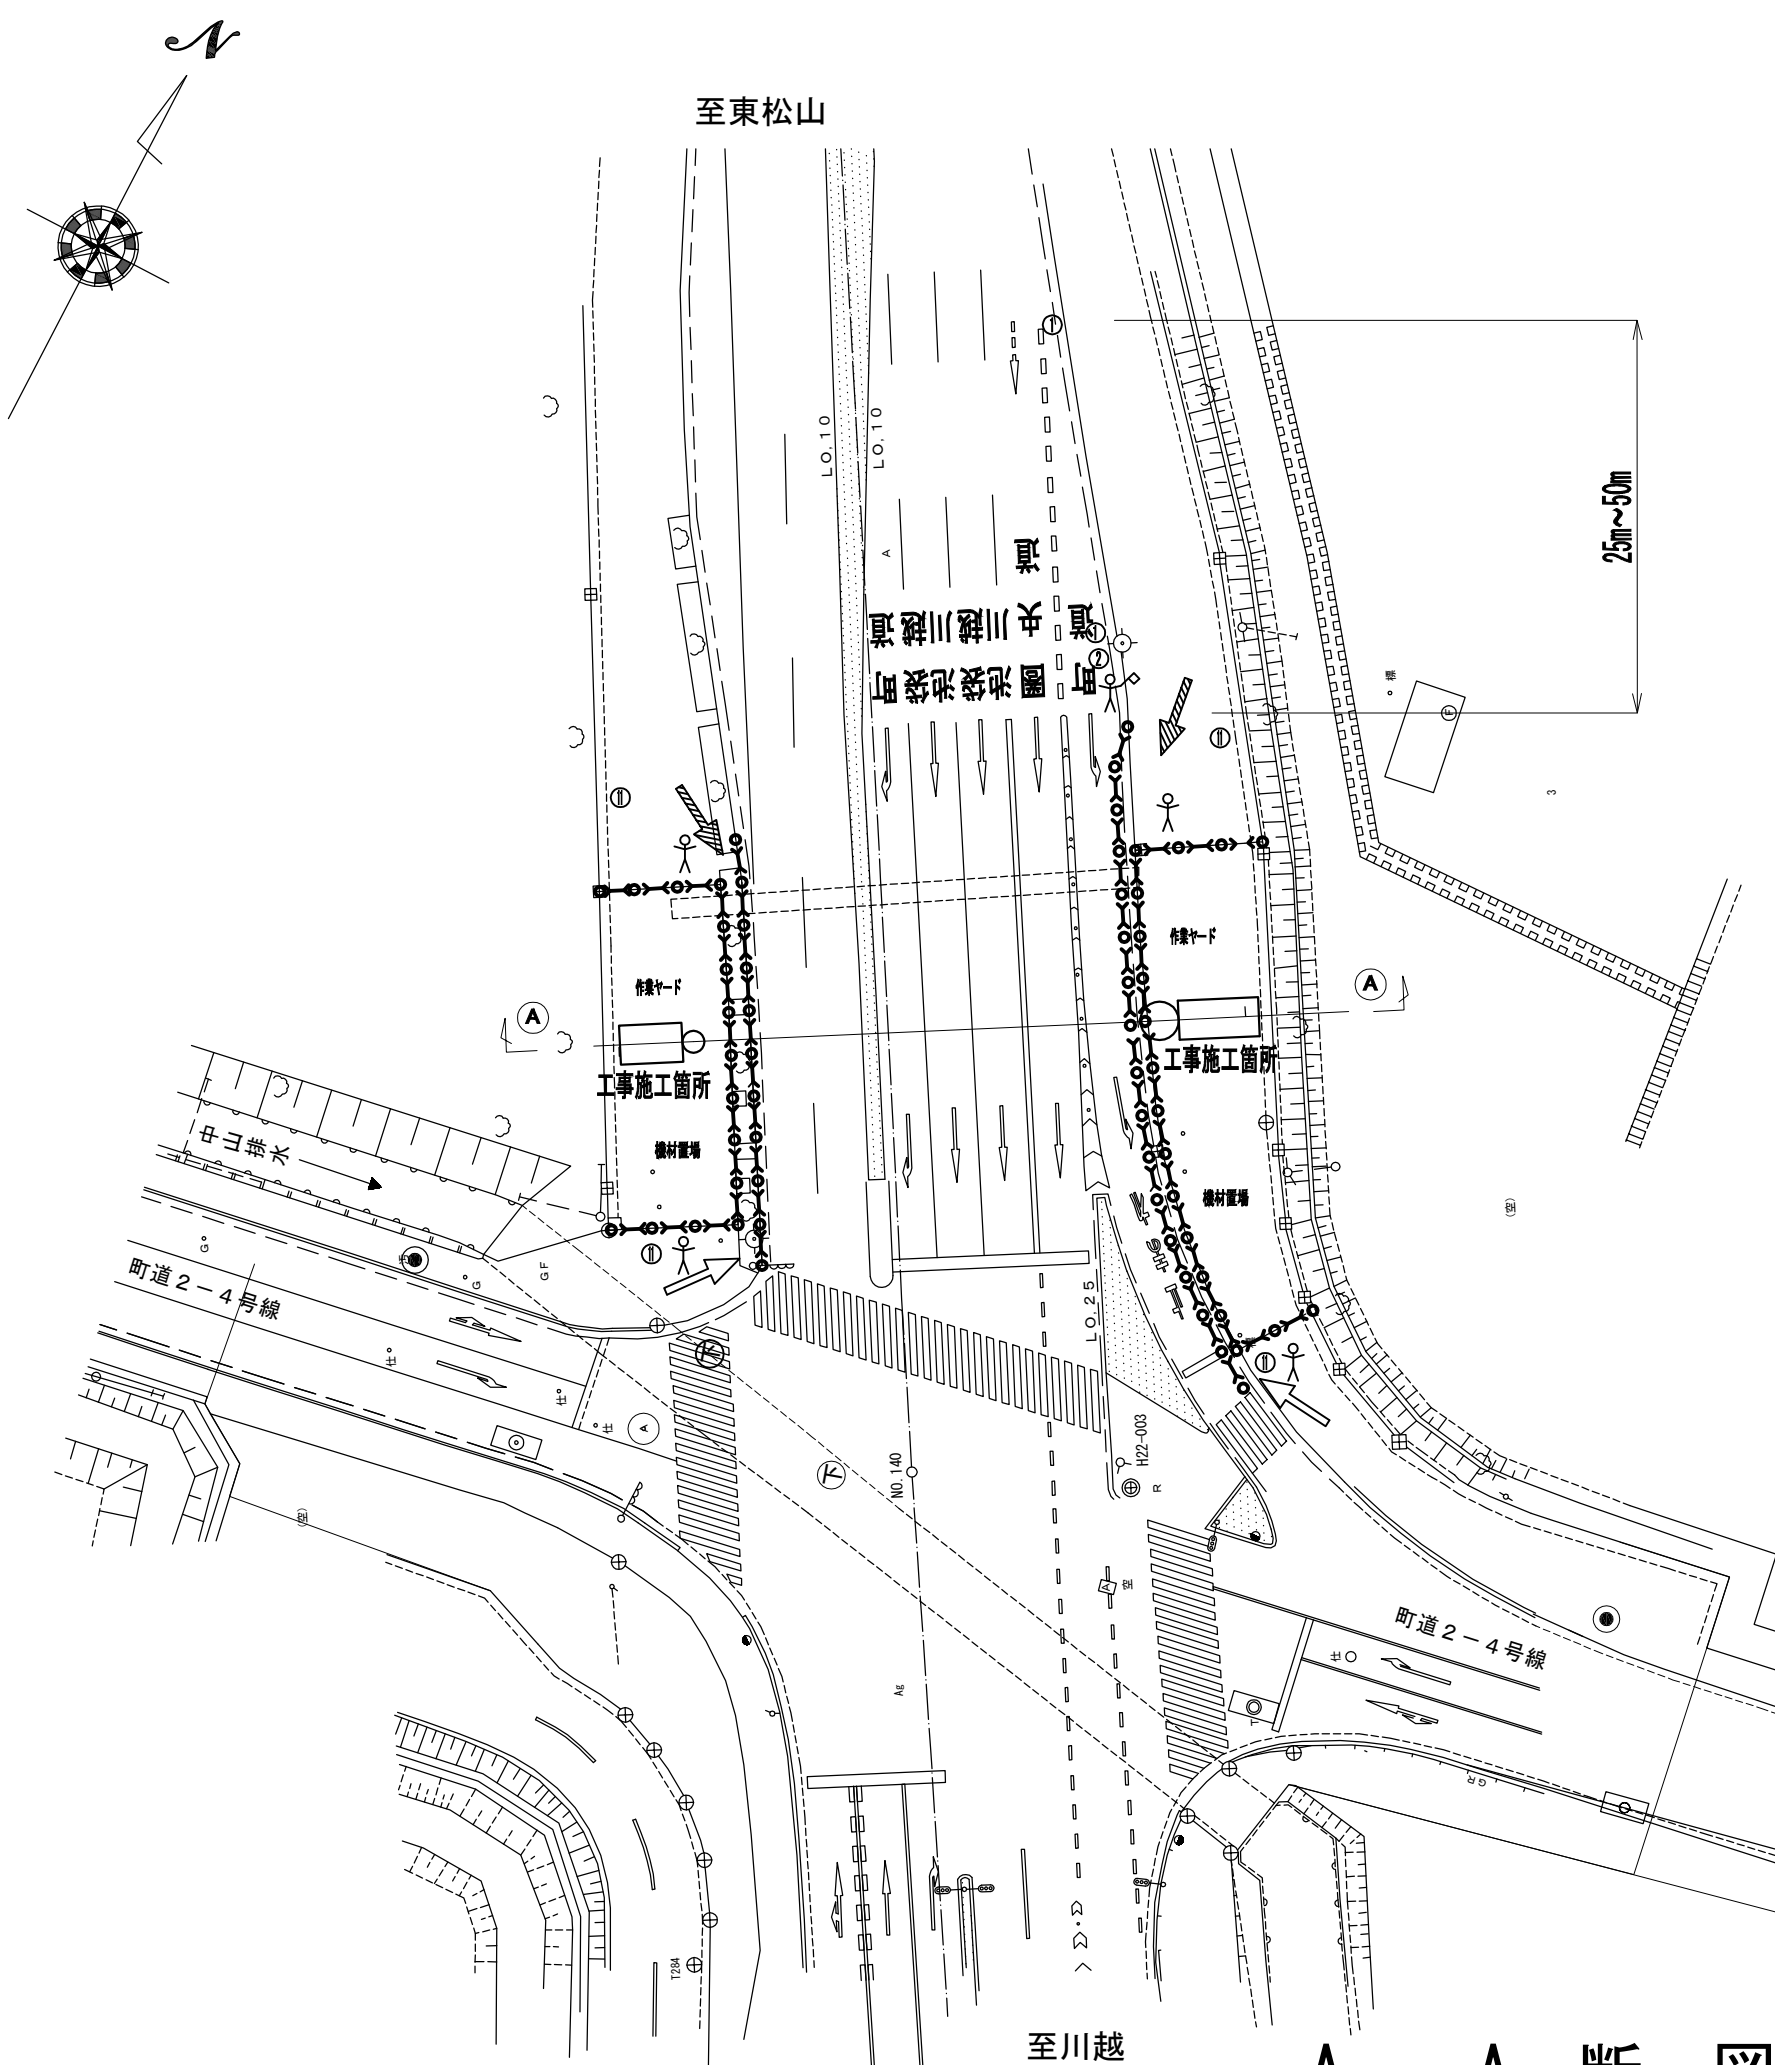

A-A断図

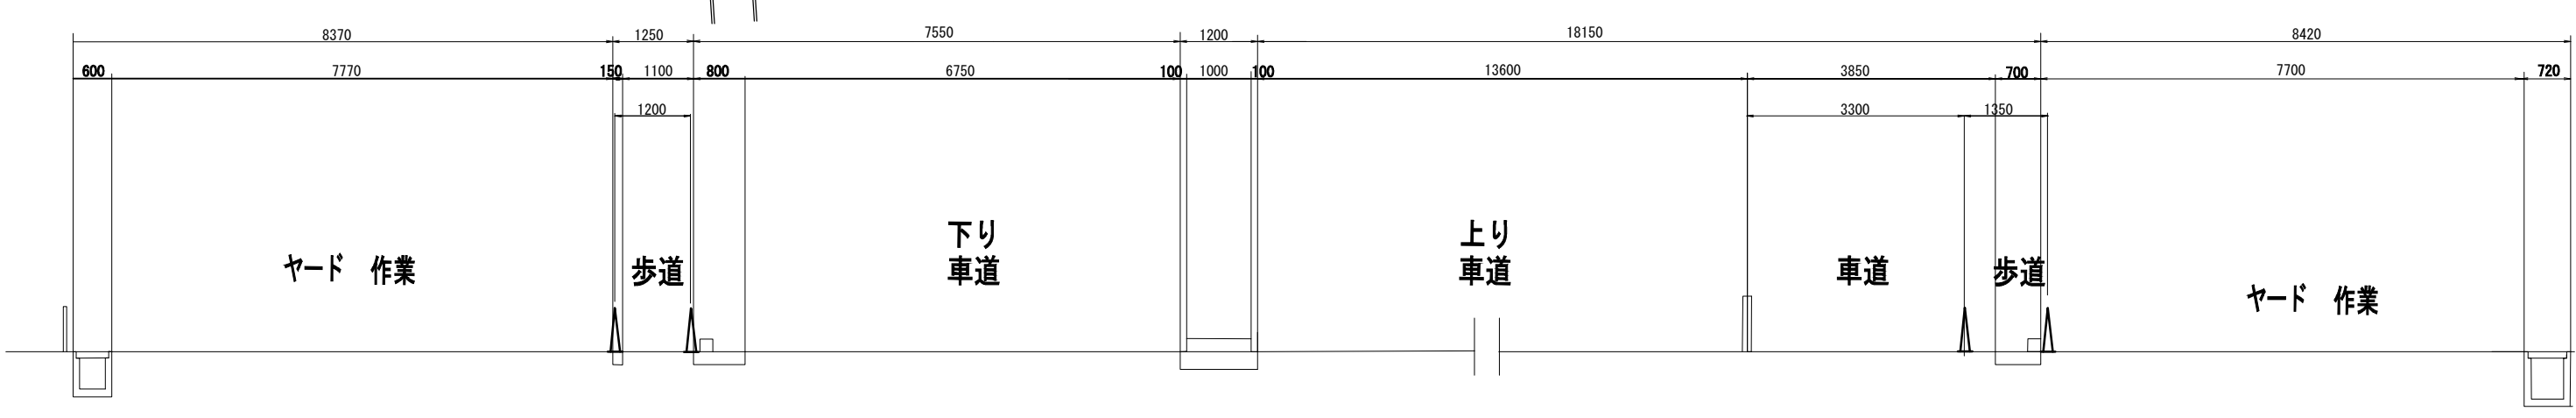

注) 1. 保安要員1名以上, 交通整理員2名以上をおくこと。

施工年度	令和5年度	川島町上下水道課	
路線名	町道2-4号線外	工事場所	中山地内外
工事名	町道2-4号線外配水管布設替工事(2工区)		
図面名	推進立坑部保安施設図		図面番号
縮尺	図示		10 / 10